



PROVINCIA DI LIVORNO

PIAZZA DEL MUNICIPIO, 4  
57100 - LIVORNO  
WWW.PROVINCIA.LIVORNO.IT



LIVORNO

### OSSERVATORIO SCOLASTICO PROVINCIALE LIVORNO


VIA MARRADI, 116 - LIVORNO  
HTTP://OSP.PROVINCIA.LIVORNO.IT/  
OSSERVATORIOSCOLASTICO@PROVINCIA.LIVORNO.IT

### PRIMARIA "BANDITELLA"

LIVORNO - VIA PROVENZAL, 27  
SCUOLA STATALE  
CODICE EDIFICIO : 0490091021

### PIANTA PIANO TERRA

SCALA 1 : 200

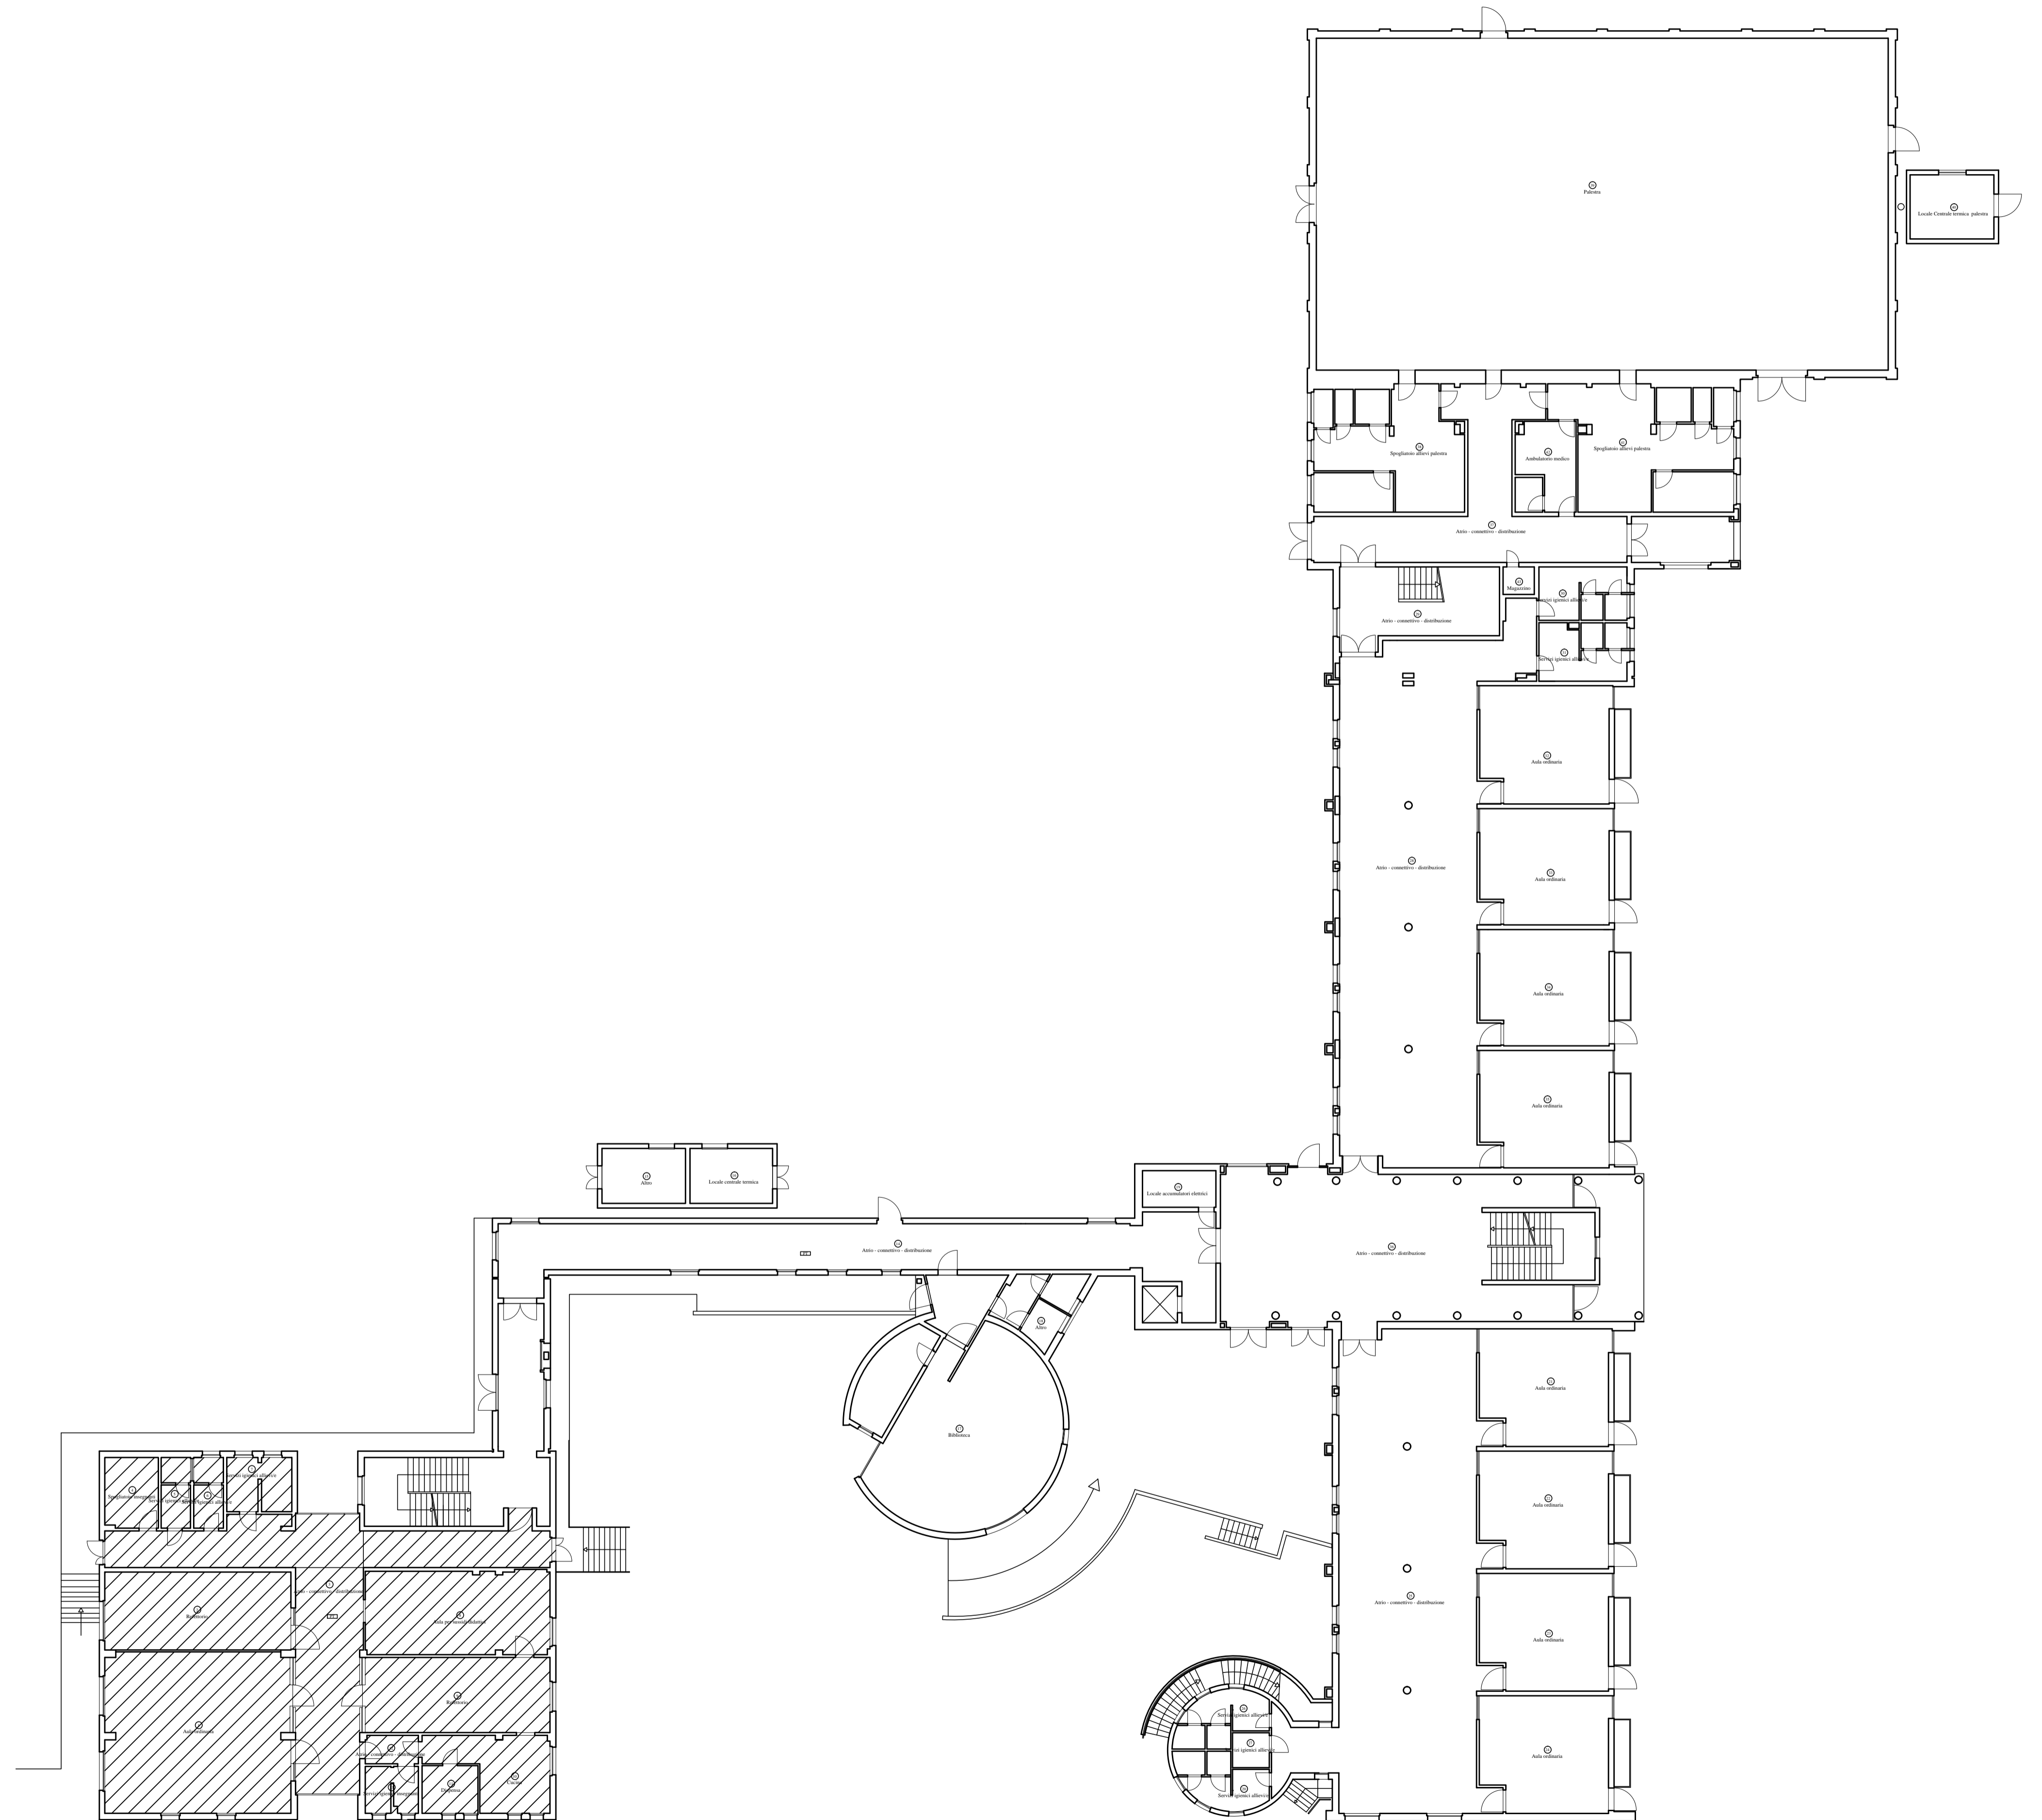





PROVINCIA DI LIVORNO

PIAZZA DEL MUNICIPIO, 4  
57100 - LIVORNO  
WWW.PROVINCIALIVORNO.IT



LIVORNO

OSSERVATORIO SCOLASTICO PROVINCIALE  
LIVORNO


VIA MARRADI, 116 - LIVORNO  
HTTP://OSP.PROVINCIALIVORNO.IT/  
OSSERVATORIOSCOLASTICO@PROVINCIALIVORNO.IT

PRIMARIA "CARLO CATTANEO"

LIVORNO - VIA CATTANEO, 5  
SCUOLA STATALE  
CODICE EDIFICIO : 0490091002

PIANTA PIANO TERRA

SCALA 1 : 100

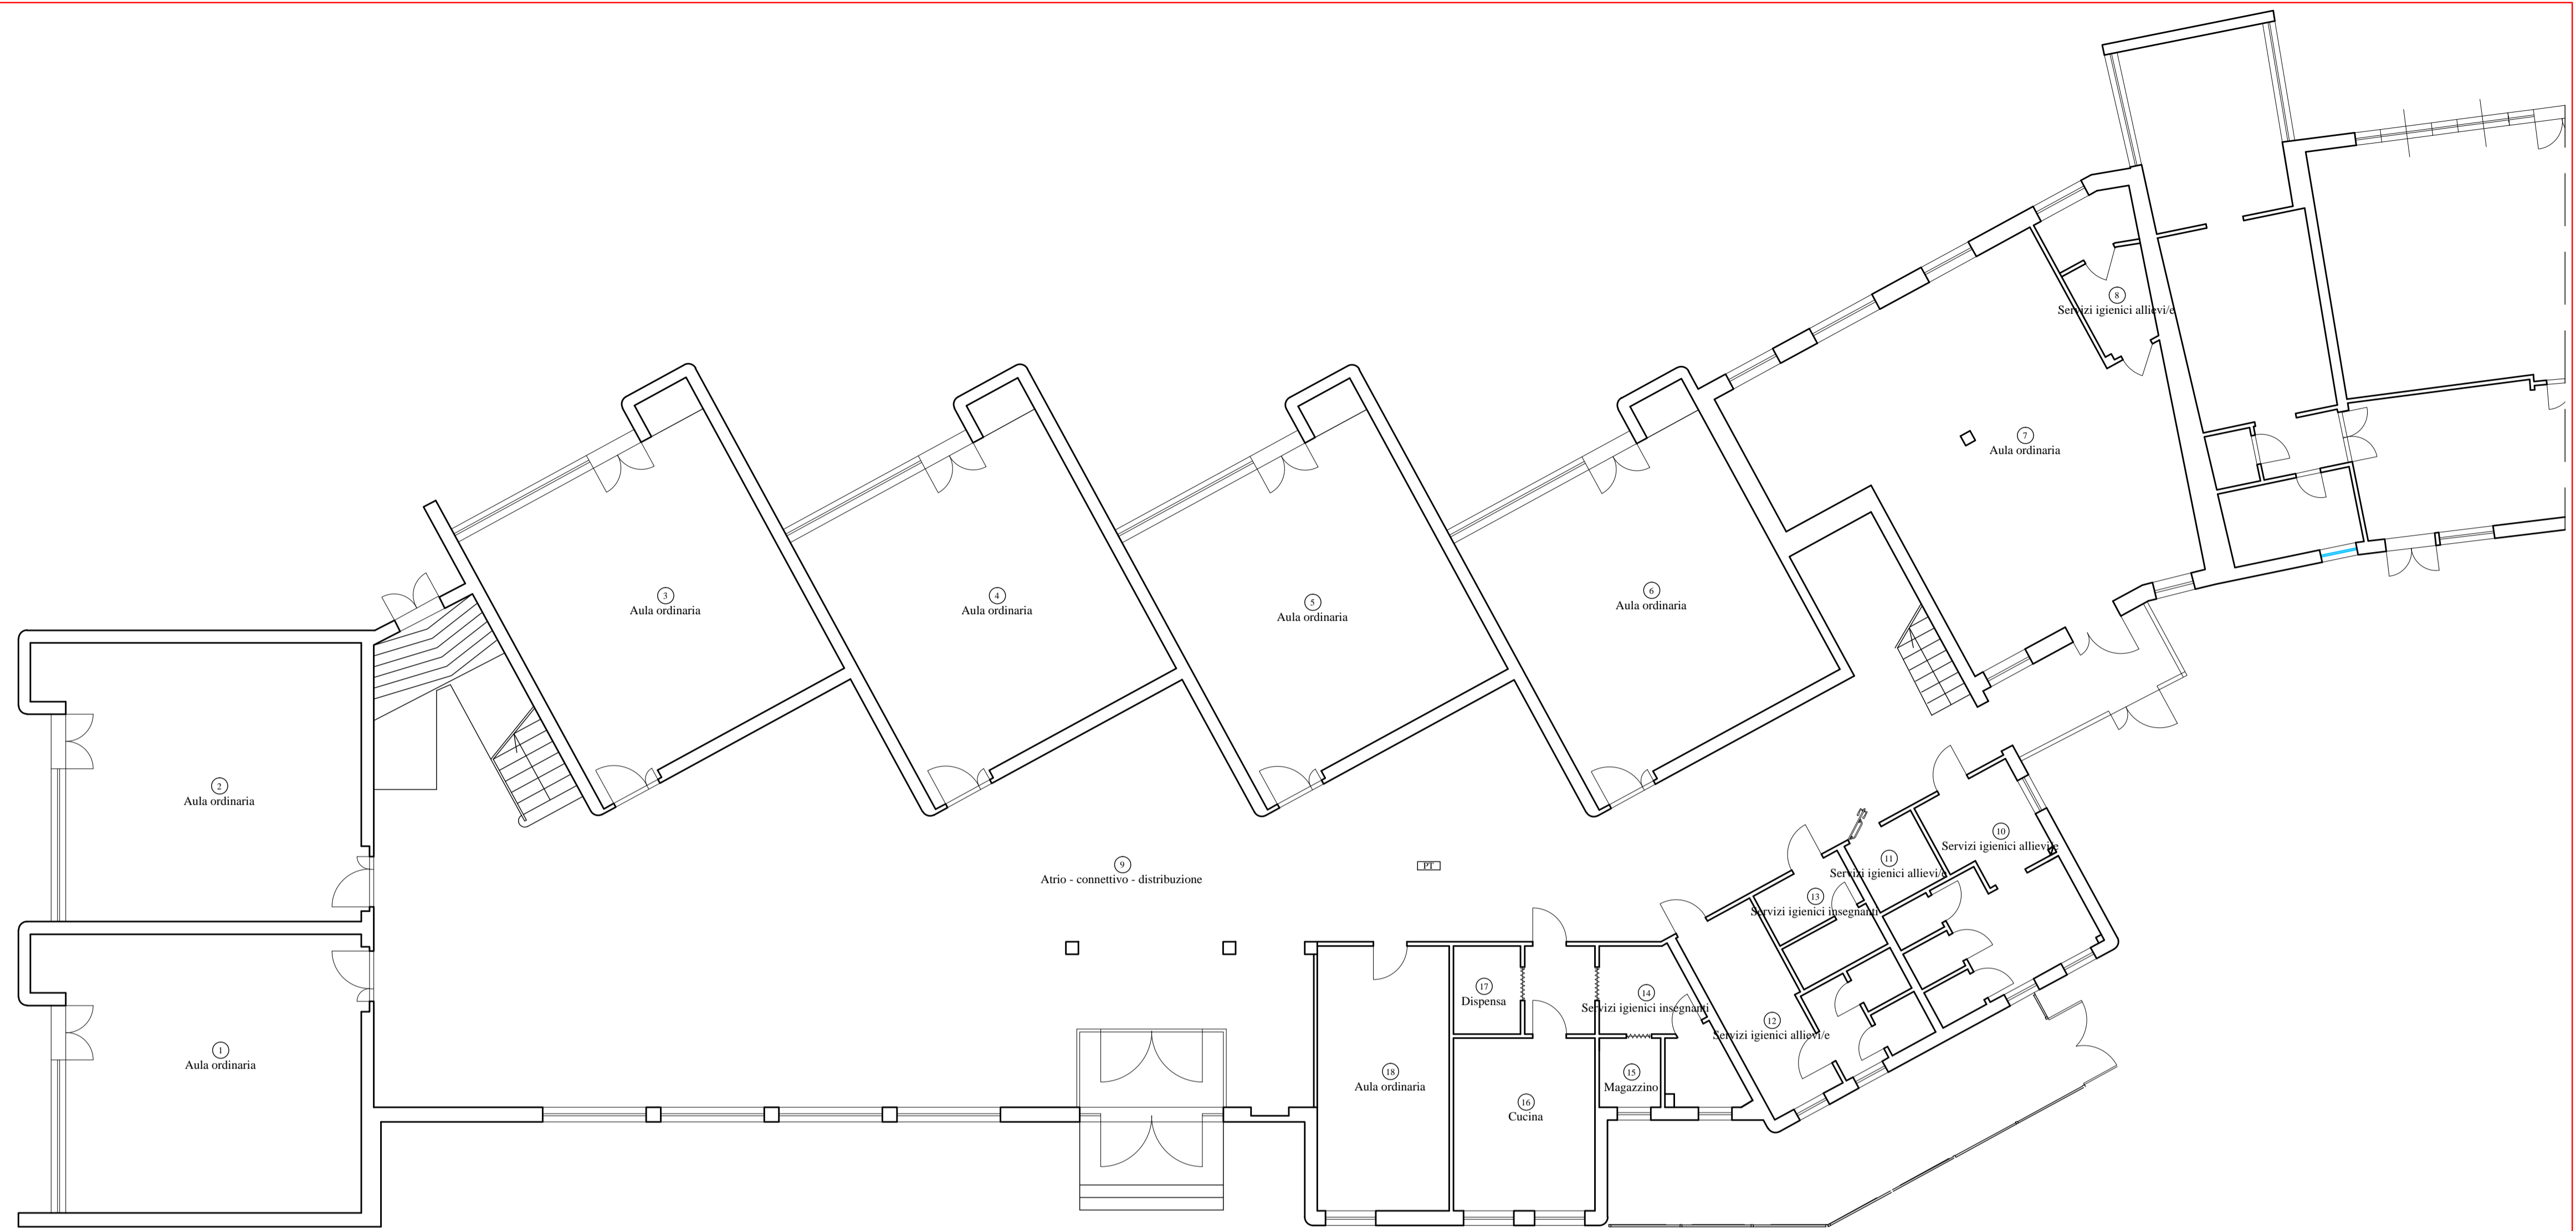

PIANTA PIANO TERRA



OSSERVATORIO SCOLASTICO PROVINCIALE  
LIVORNO


VIA MARRADI, 116 - LIVORNO  
HTTP://OSIP.PROVINCIA.LIVORNO.IT/  
OBSERVATORIOSCOLASTICO@PROVINCIA.LIVORNO.IT

PRIMARIA "NATALI"

LIVORNO - VIA ADRIANO CEDINI, 37  
SCUOLA STATALE  
CODICE EDIFICIO : 0490091011

PIANTA PIANO TERRA

SCALA 1 : 100

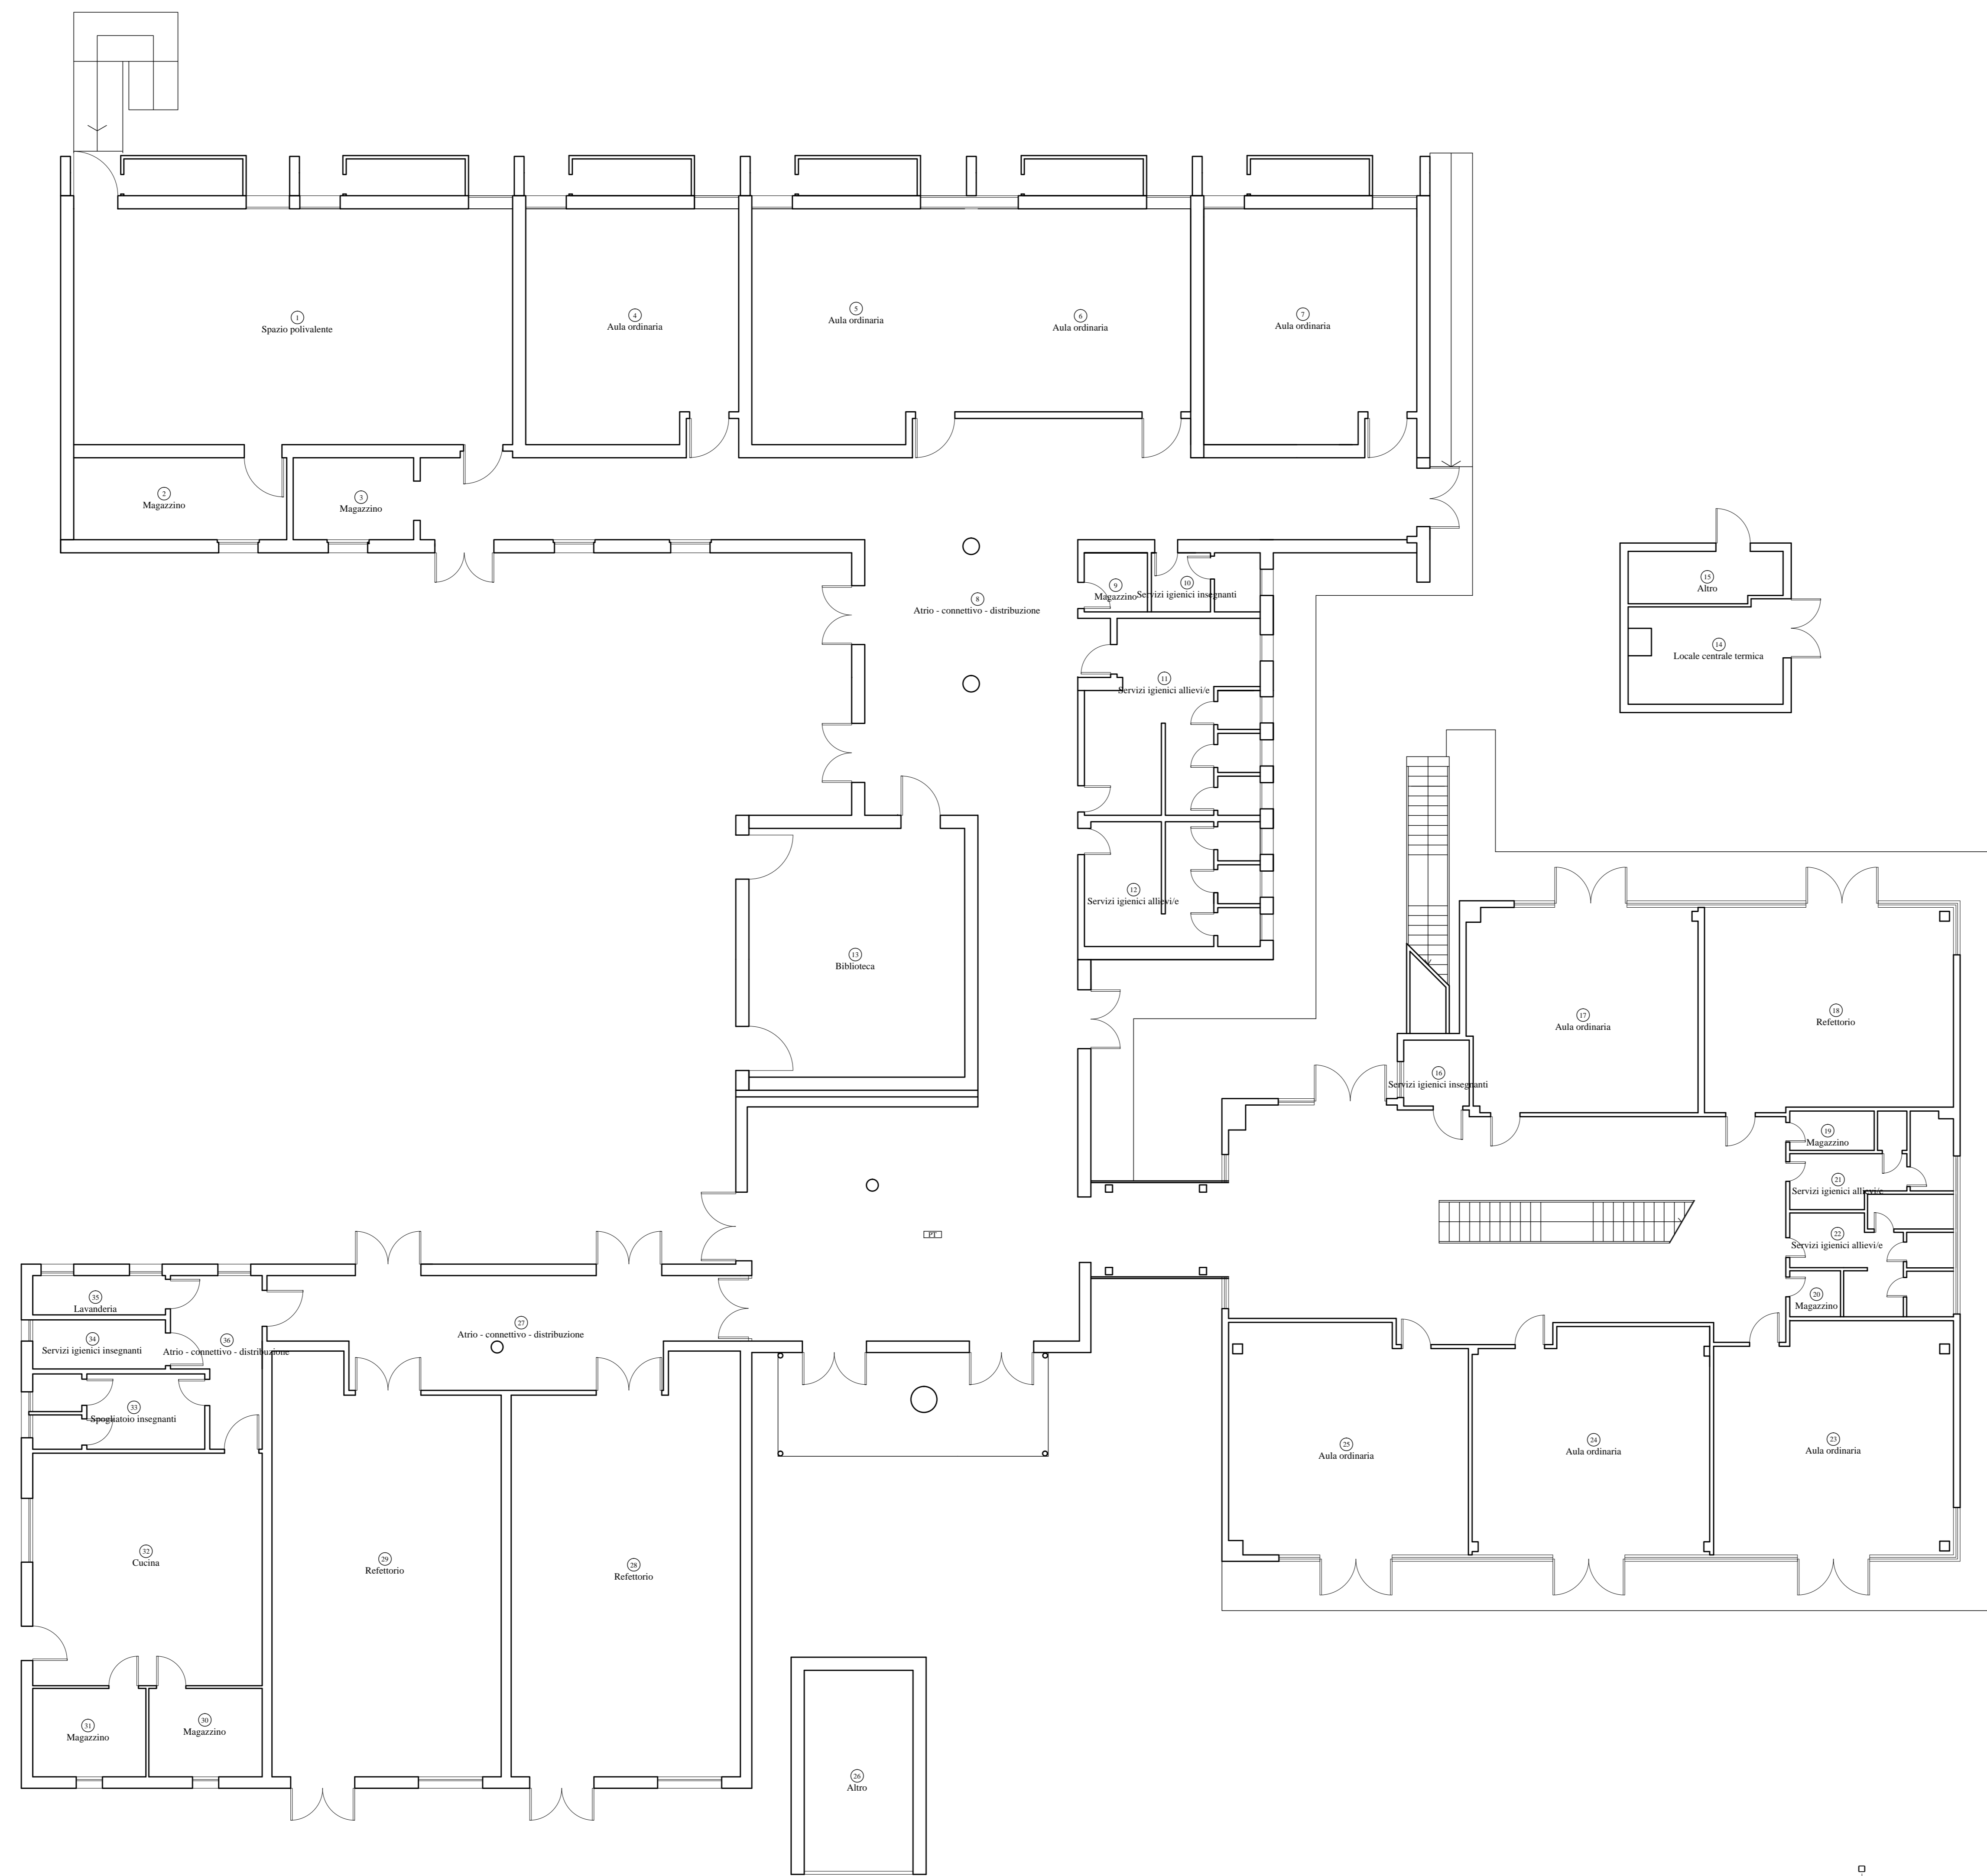



PROVINCIA DI LIVORNO

PIAZZA DEL MUNICIPIO, 4  
57100 - LIVORNO  
WWW.PROVINCIALIVORNO.IT



LIVORNO

OSSERVATORIO SCOLASTICO PROVINCIALE  
LIVORNO


VIA MARRADI, 116 - LIVORNO  
HTTP://OSP.PROVINCIALIVORNO.IT/  
OSSERVATORIOSCOLASTICO@PROVINCIALIVORNO.IT

PRIMARIA "ALESSANDRO DEL BORRO  
(SUCC.)"

LIVORNO - VIA MONTEBELLO, 7B  
SCUOLA STATALE  
CODICE EDIFICIO : 0490091012


PIANTA PIANO TERRA

SCALA 1 : 100

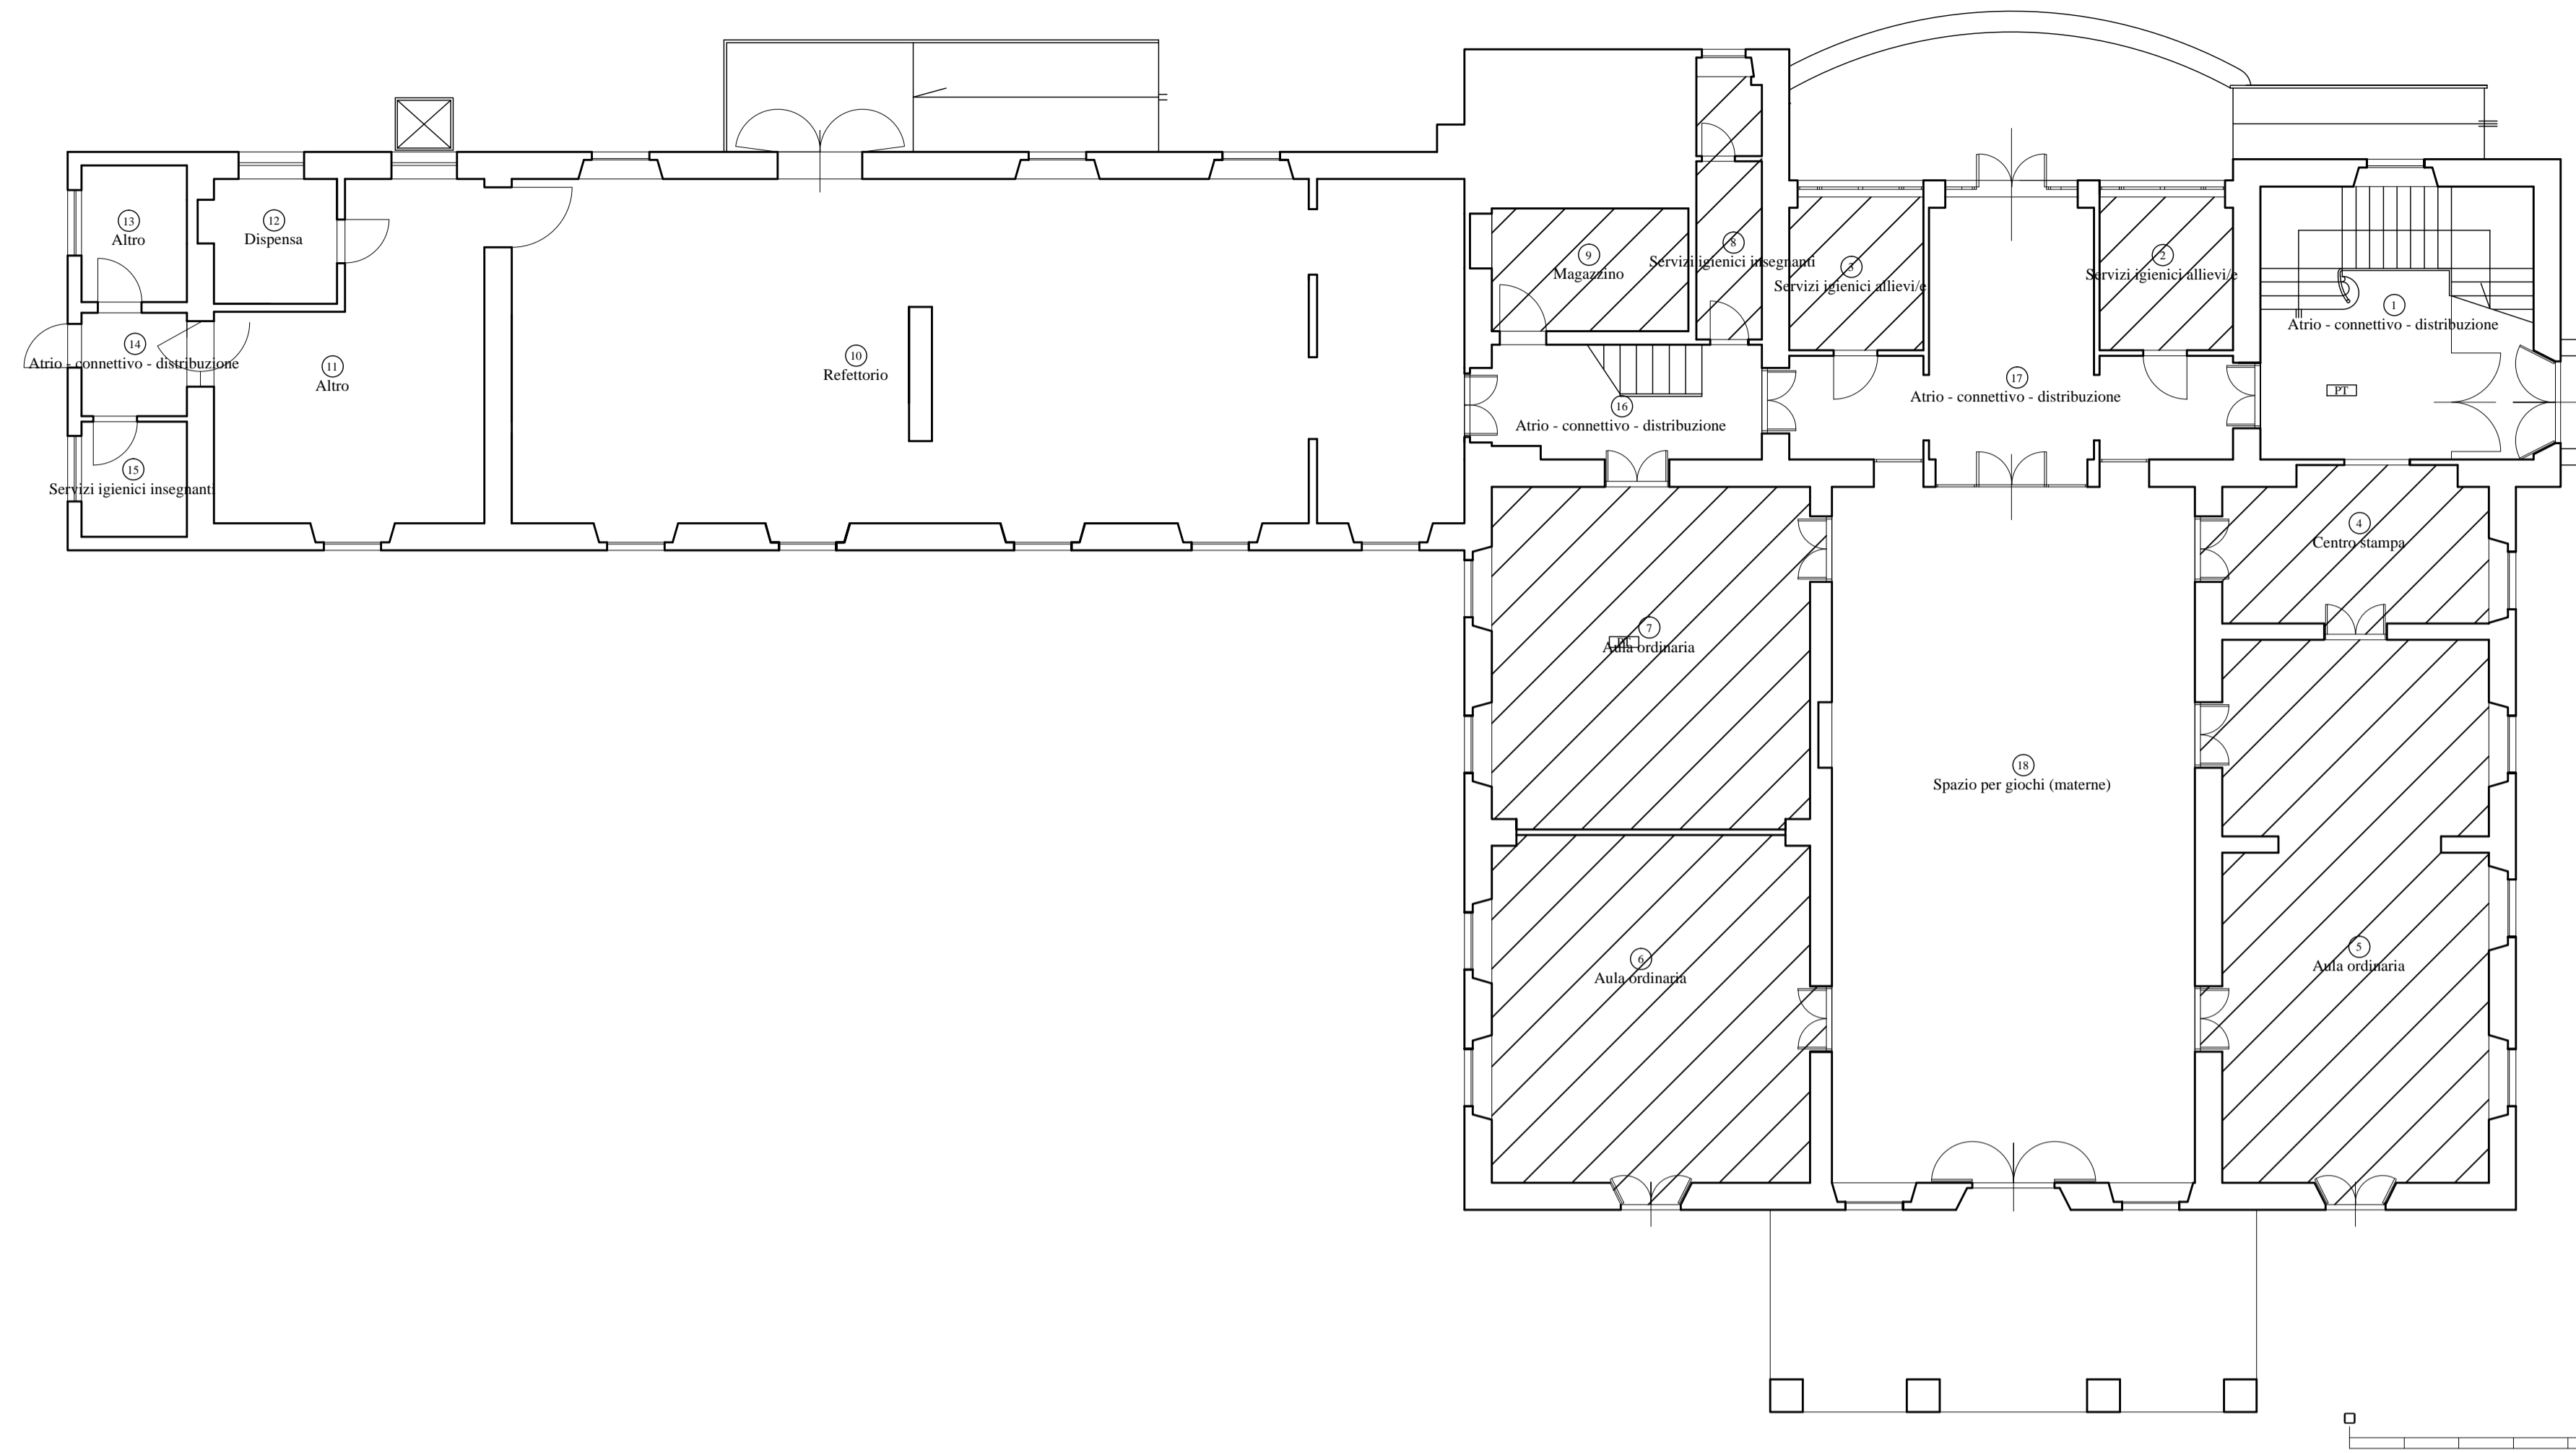

Scuola d'Infanzia  
Statale  
"Pestalozzi"  
Via G. Coen - Livorno

PIANTA PIANO TERRA

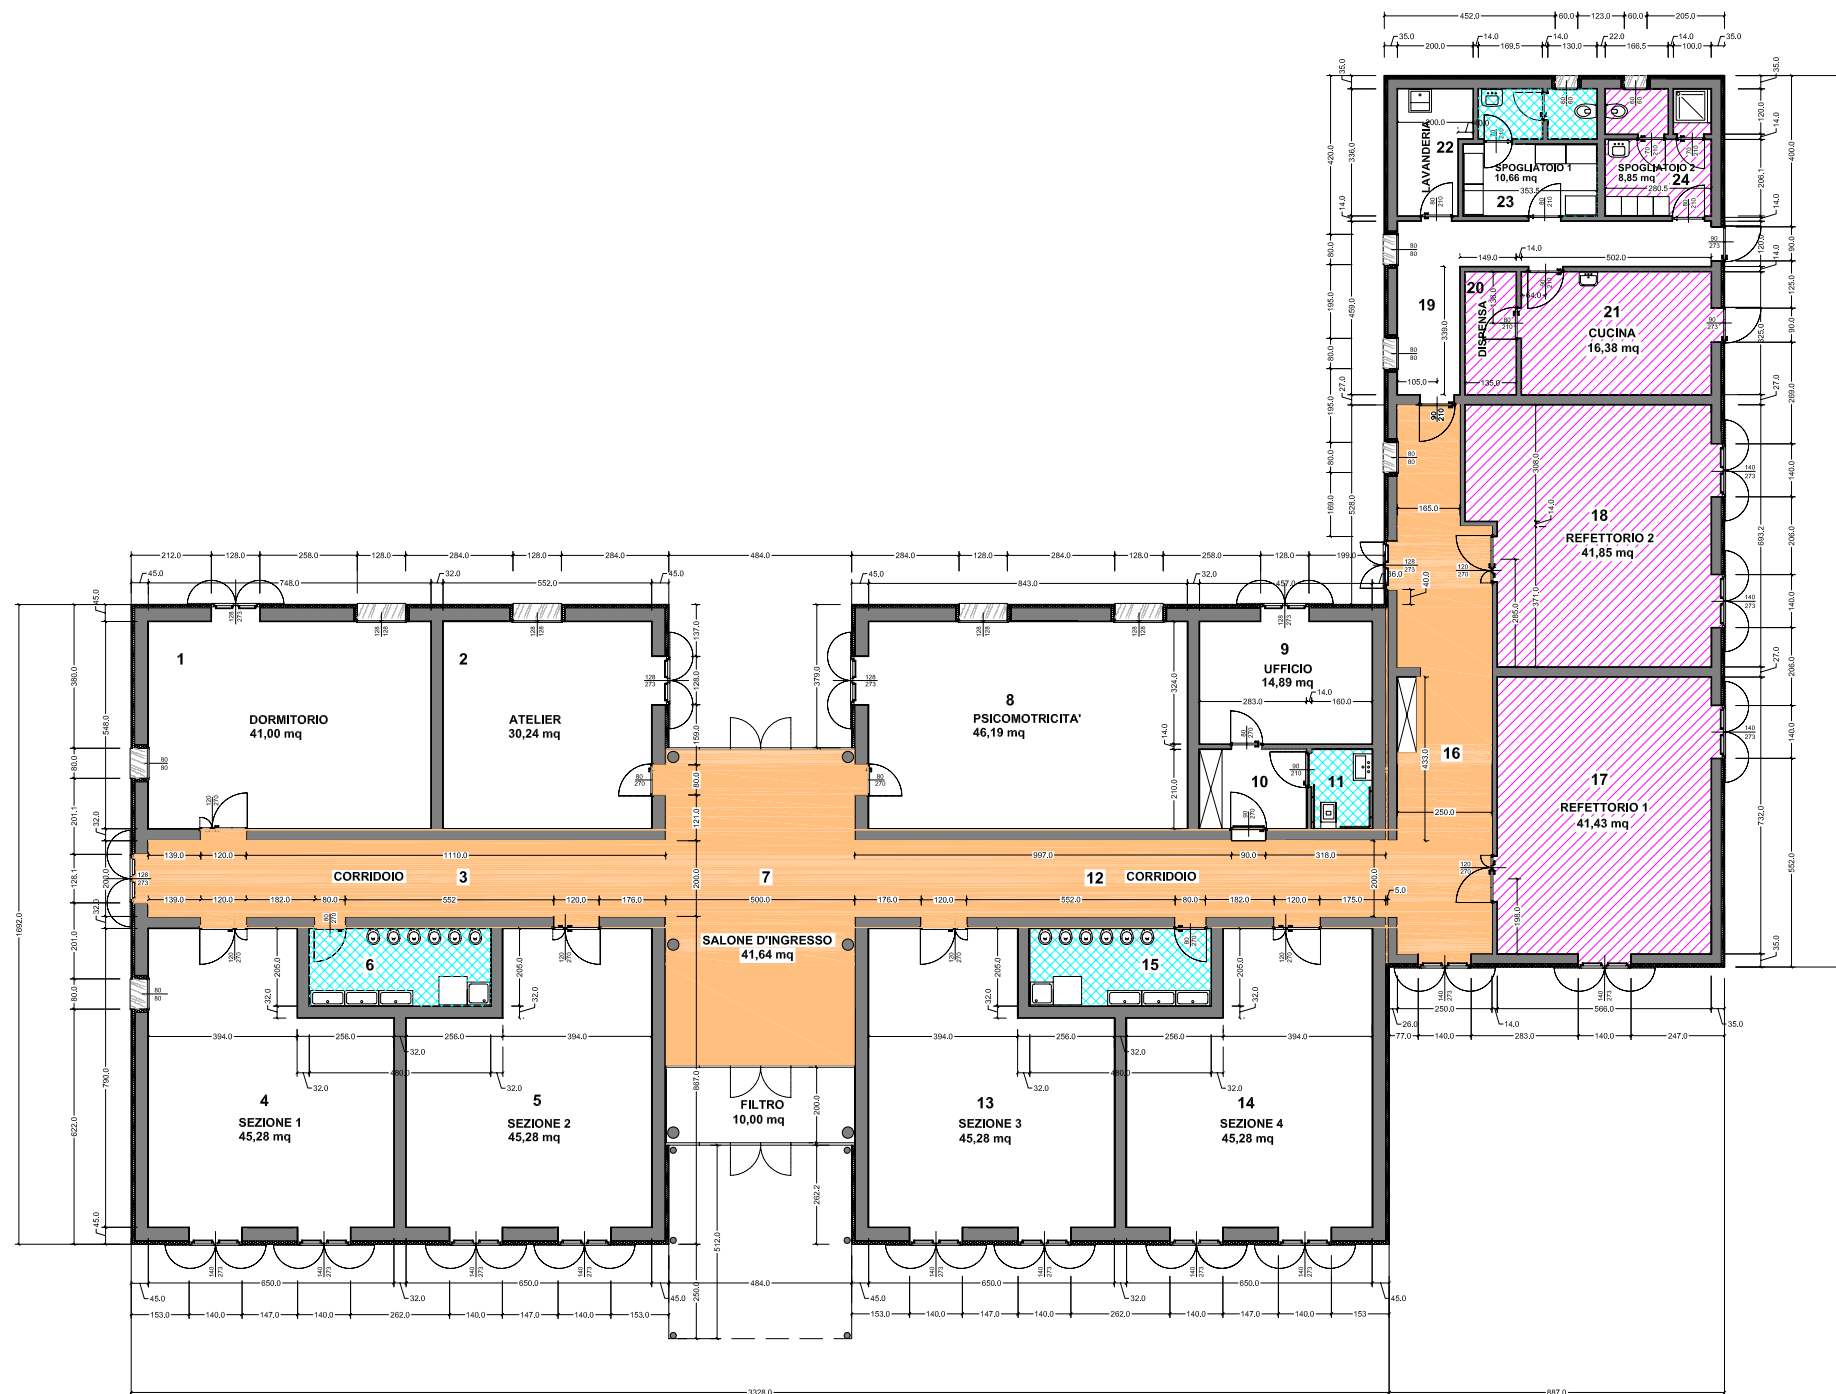

LEGENDA

- CONNETTIVO
- SERVIZI IGIENICI
- Cucine/Dispense  
REFEZIONE: - Spogliatoi  
e servizi LOCALI TECNICI Refettori
- LOCALI TECNICI Refettori
- ASCENSORE

- n° di piano
  - n° porta0-0 PORTA CON MANIGLIONE ANTIPANICO
- n° di piano
  - n° porta0-0 PORTA REI
- n° di piano
  - n° porta0-0 PORTA REI CON MANIGLIONE ANTIPANICO





PROVINCIA DI LIVORNO

PIAZZA DEL MUNICIPIO, 4  
57100 - LIVORNO  
WWW.PROVINCIALIVORNO.IT



LIVORNO

OSSERVATORIO SCOLASTICO PROVINCIALE  
LIVORNO


VIA MARRADI, 116 - LIVORNO  
HTTP://OSP.PROVINCIALIVORNO.IT/  
OSSERVATORIOSCOLASTICO@PROVINCIALIVORNO.IT

INFANZIA "ANTIGNANO" (SUCC.)

LIVORNO - VIA PROVENZAL, 27  
SCUOLA STATALE  
CODICE EDIFICIO : 0490091021

PIANTA PIANO TERRA


SCALA 1 : 200

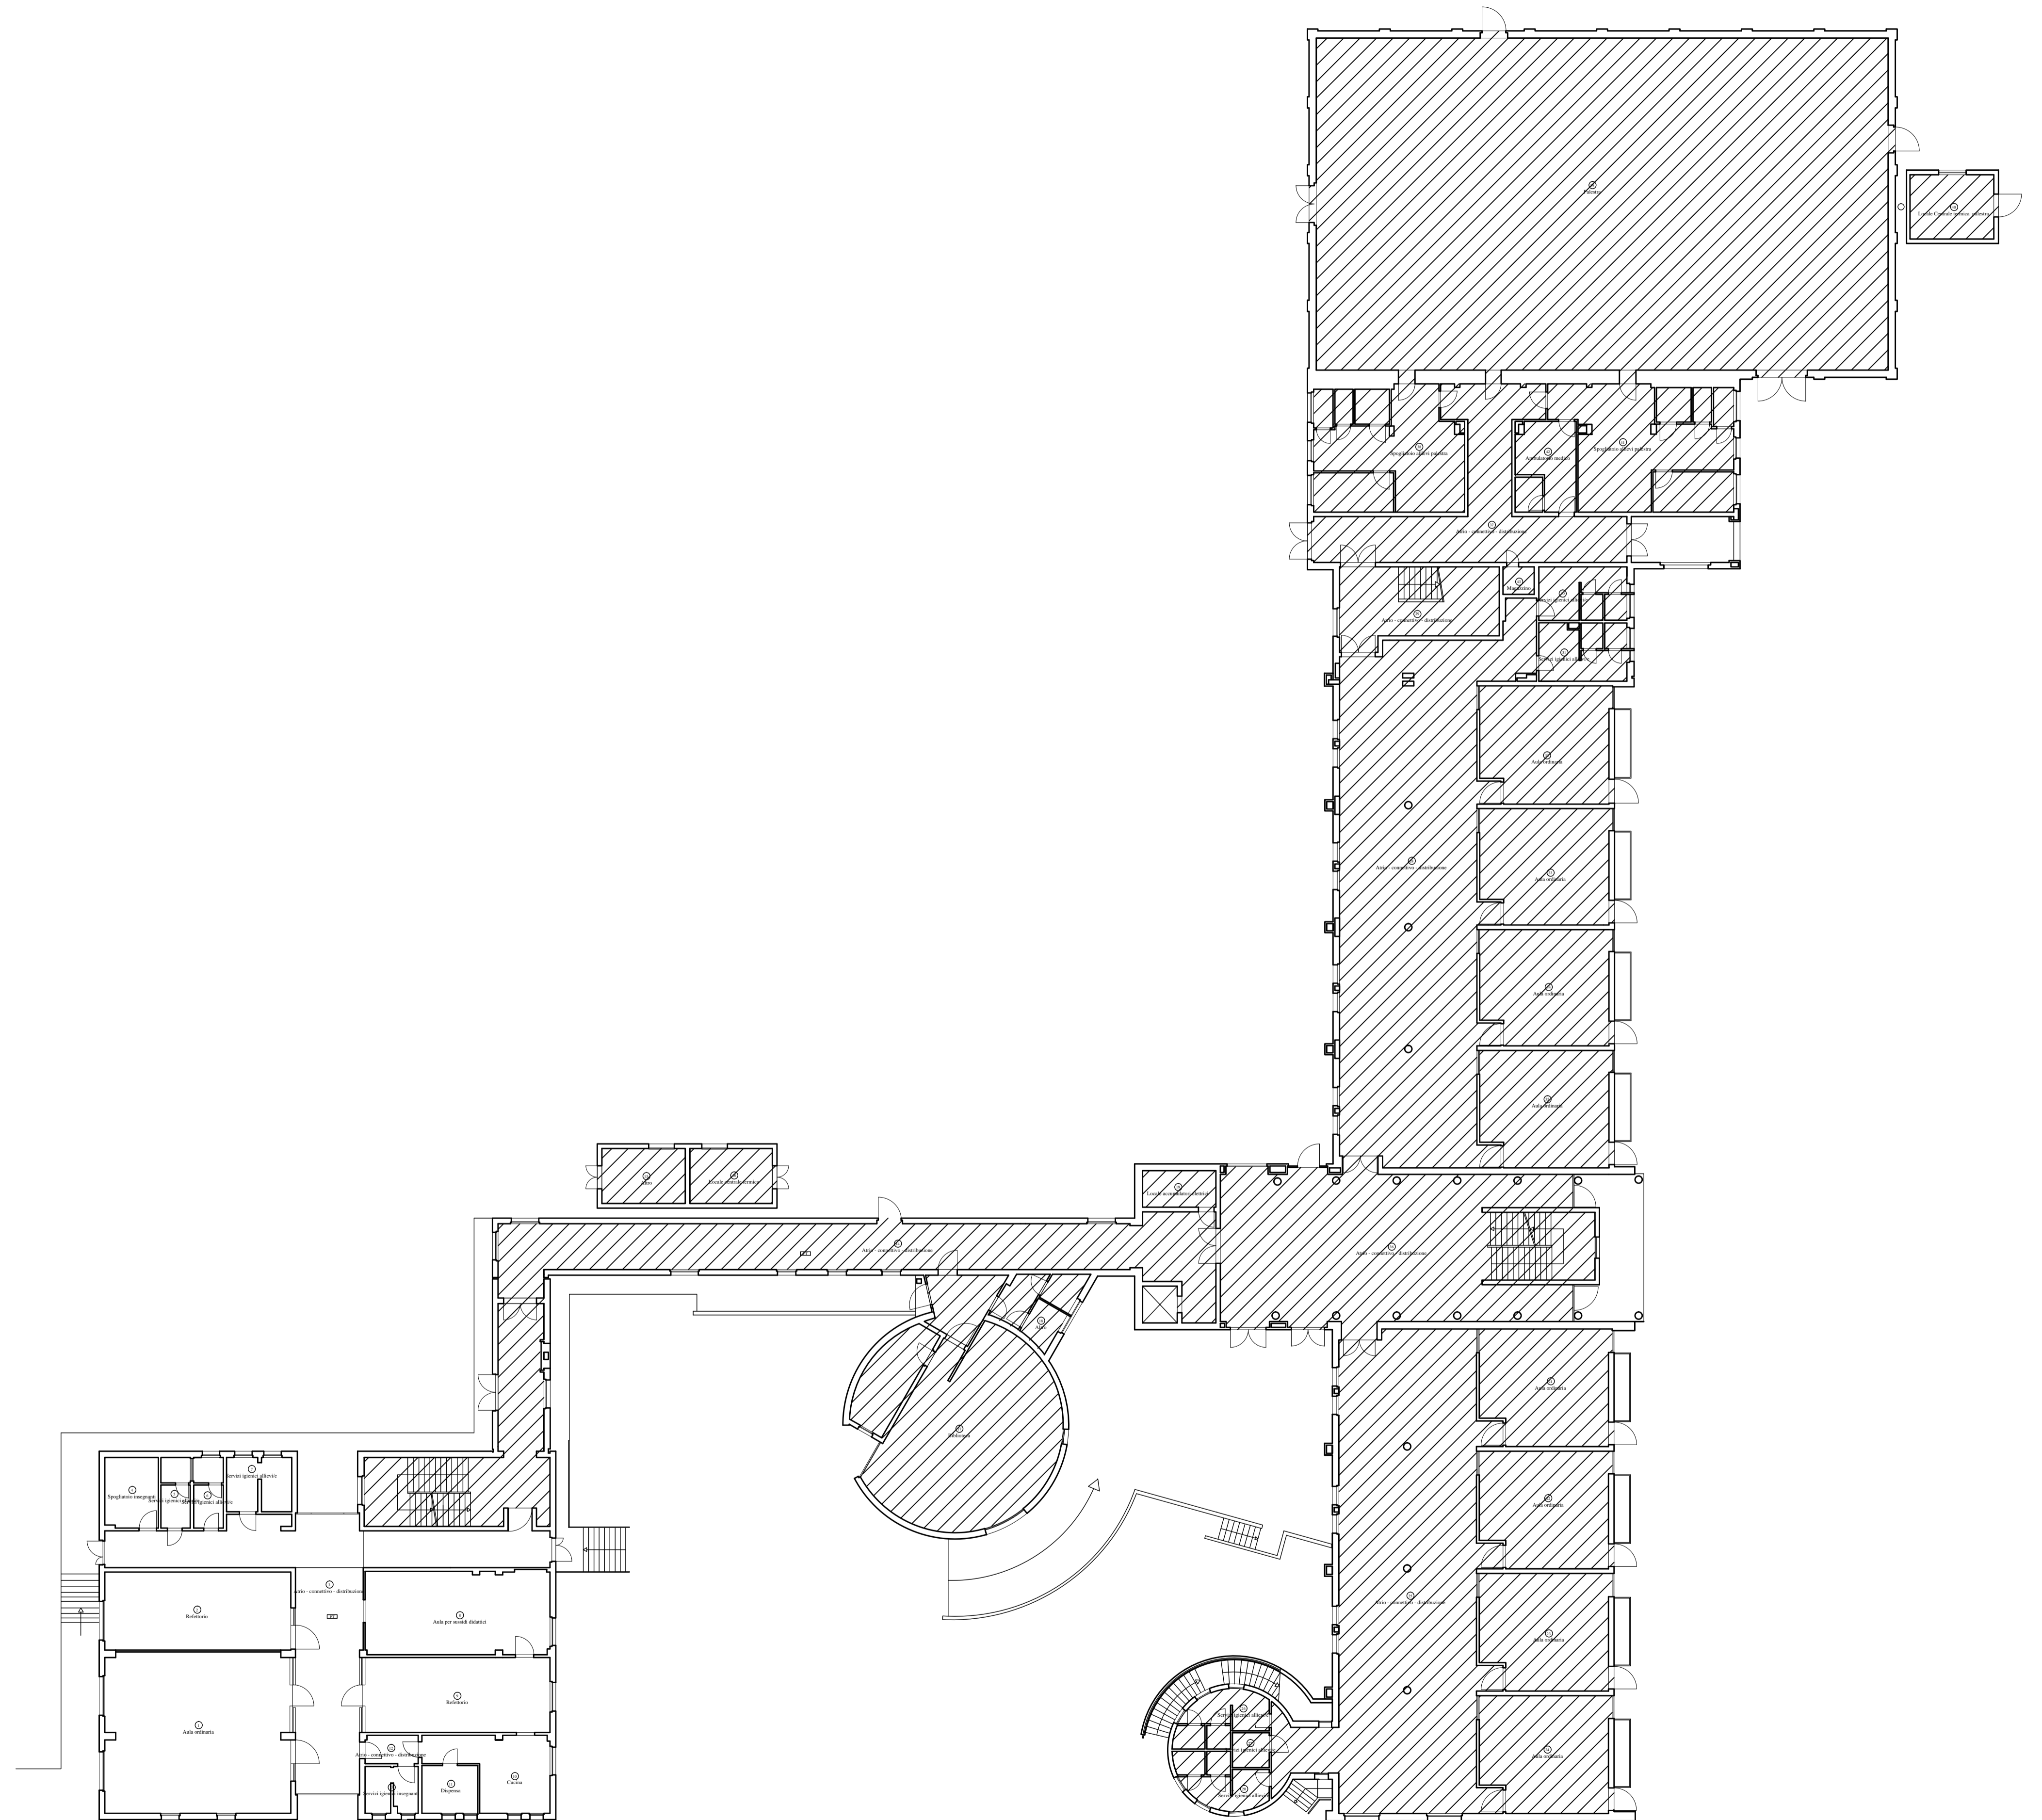

0 5M



Scuola secondaria Femi Enrico e Campana e "PippiCalzelunghe"

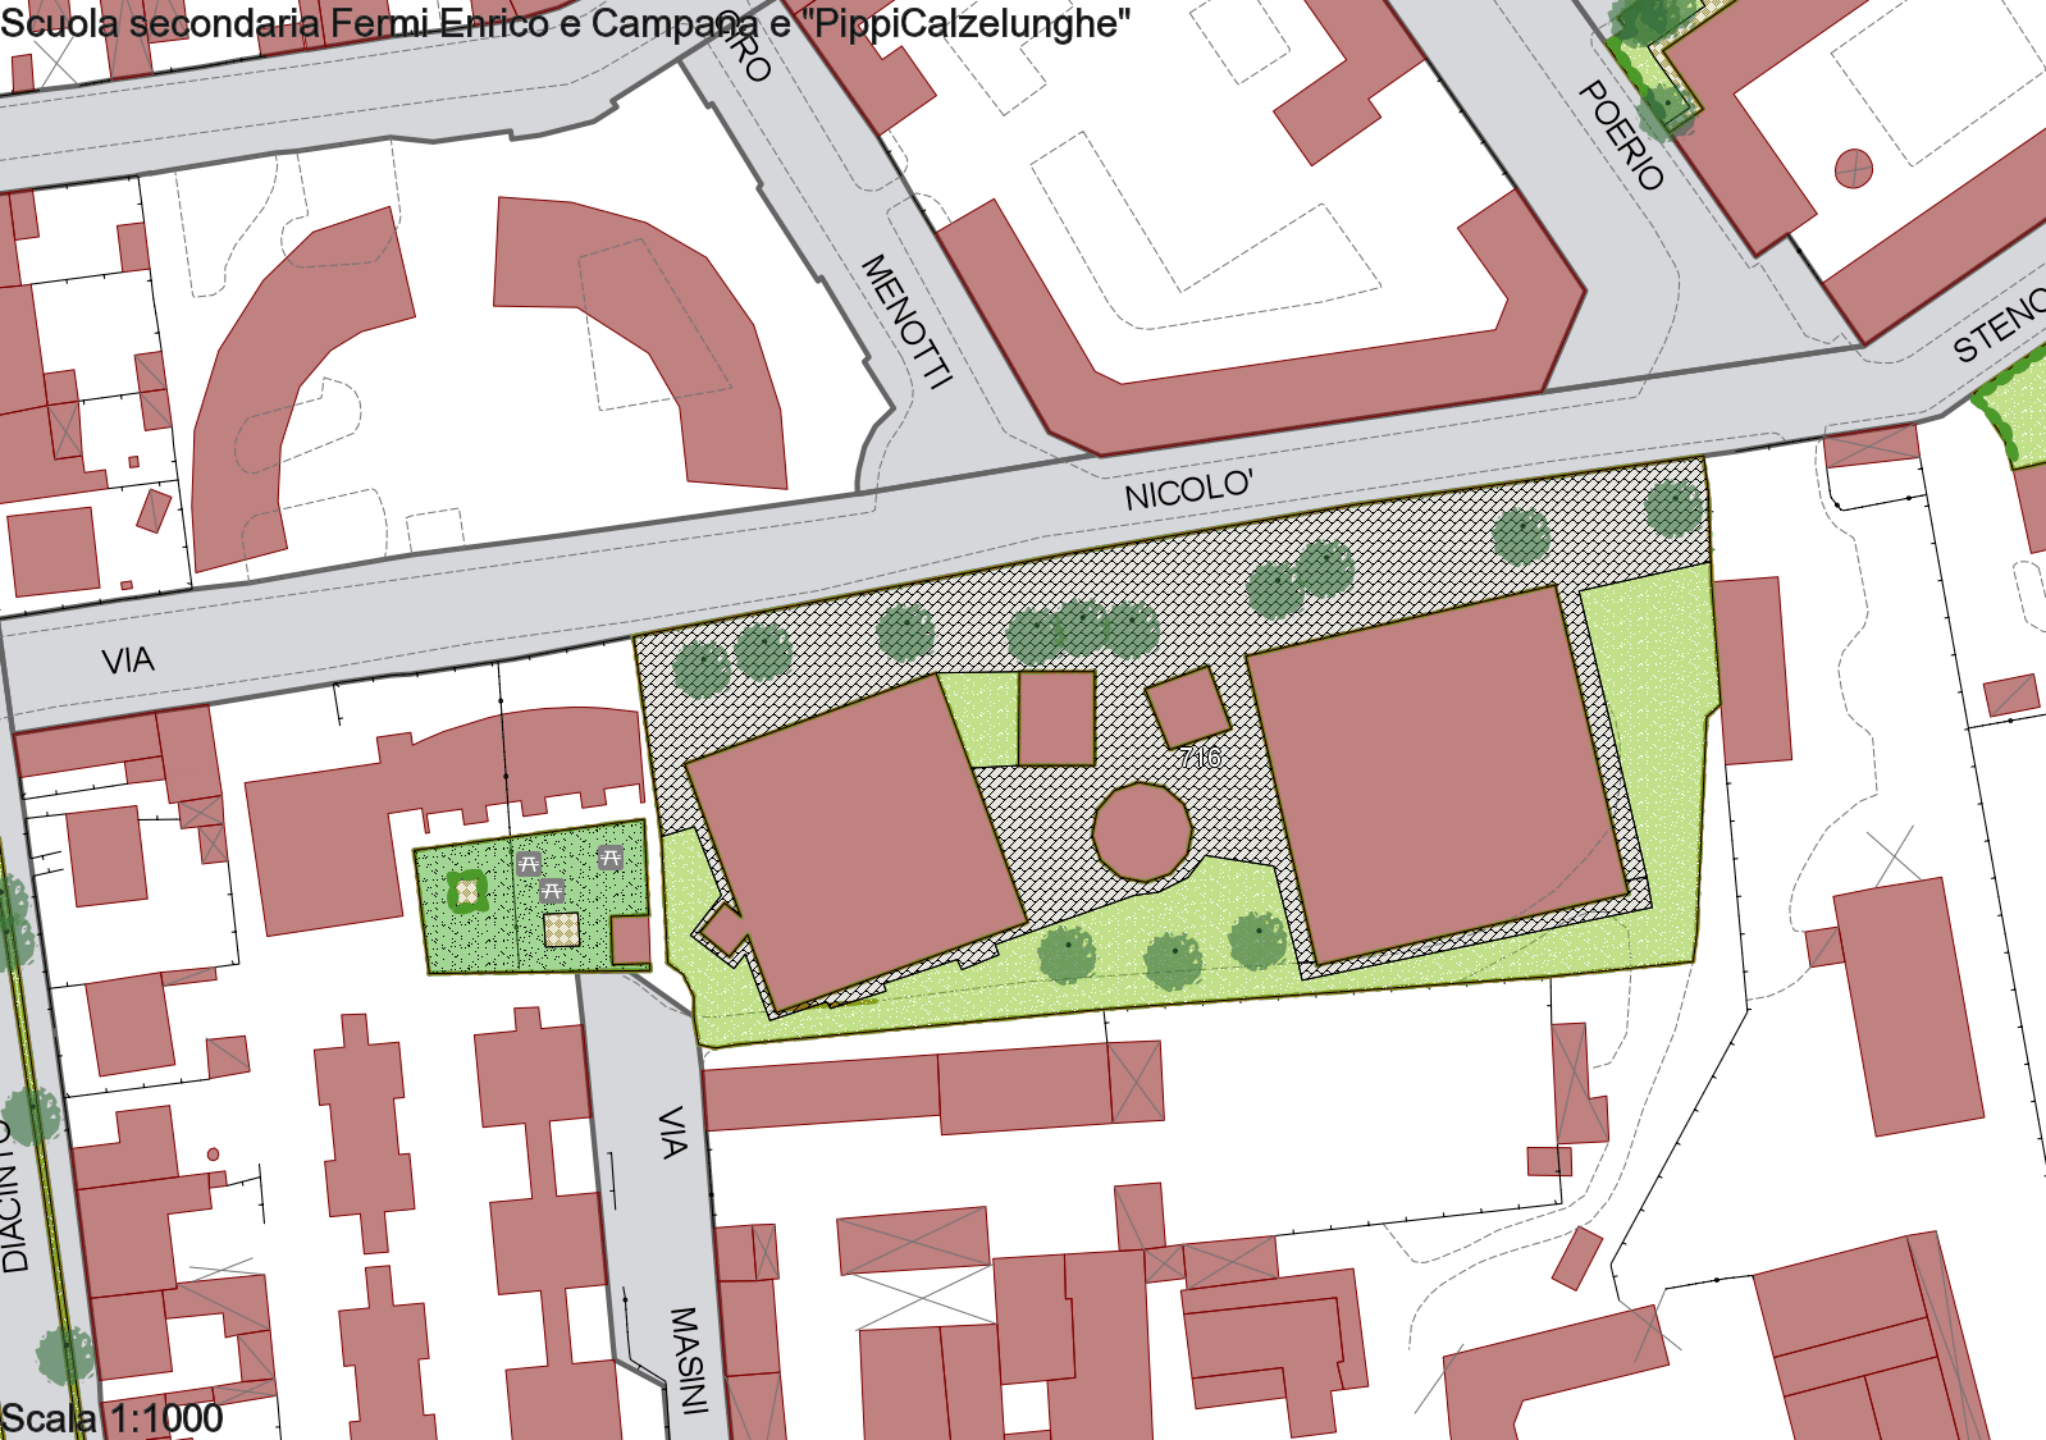

MENOTTI

POERIO

STENCIO

NICOLO'

VIA

VIA

MASINI

716


Scala 1:1000




Comune di Livorno

Scuola dell'Infanzia "PIPPI CALZELUNGHE"

Scala 1:100

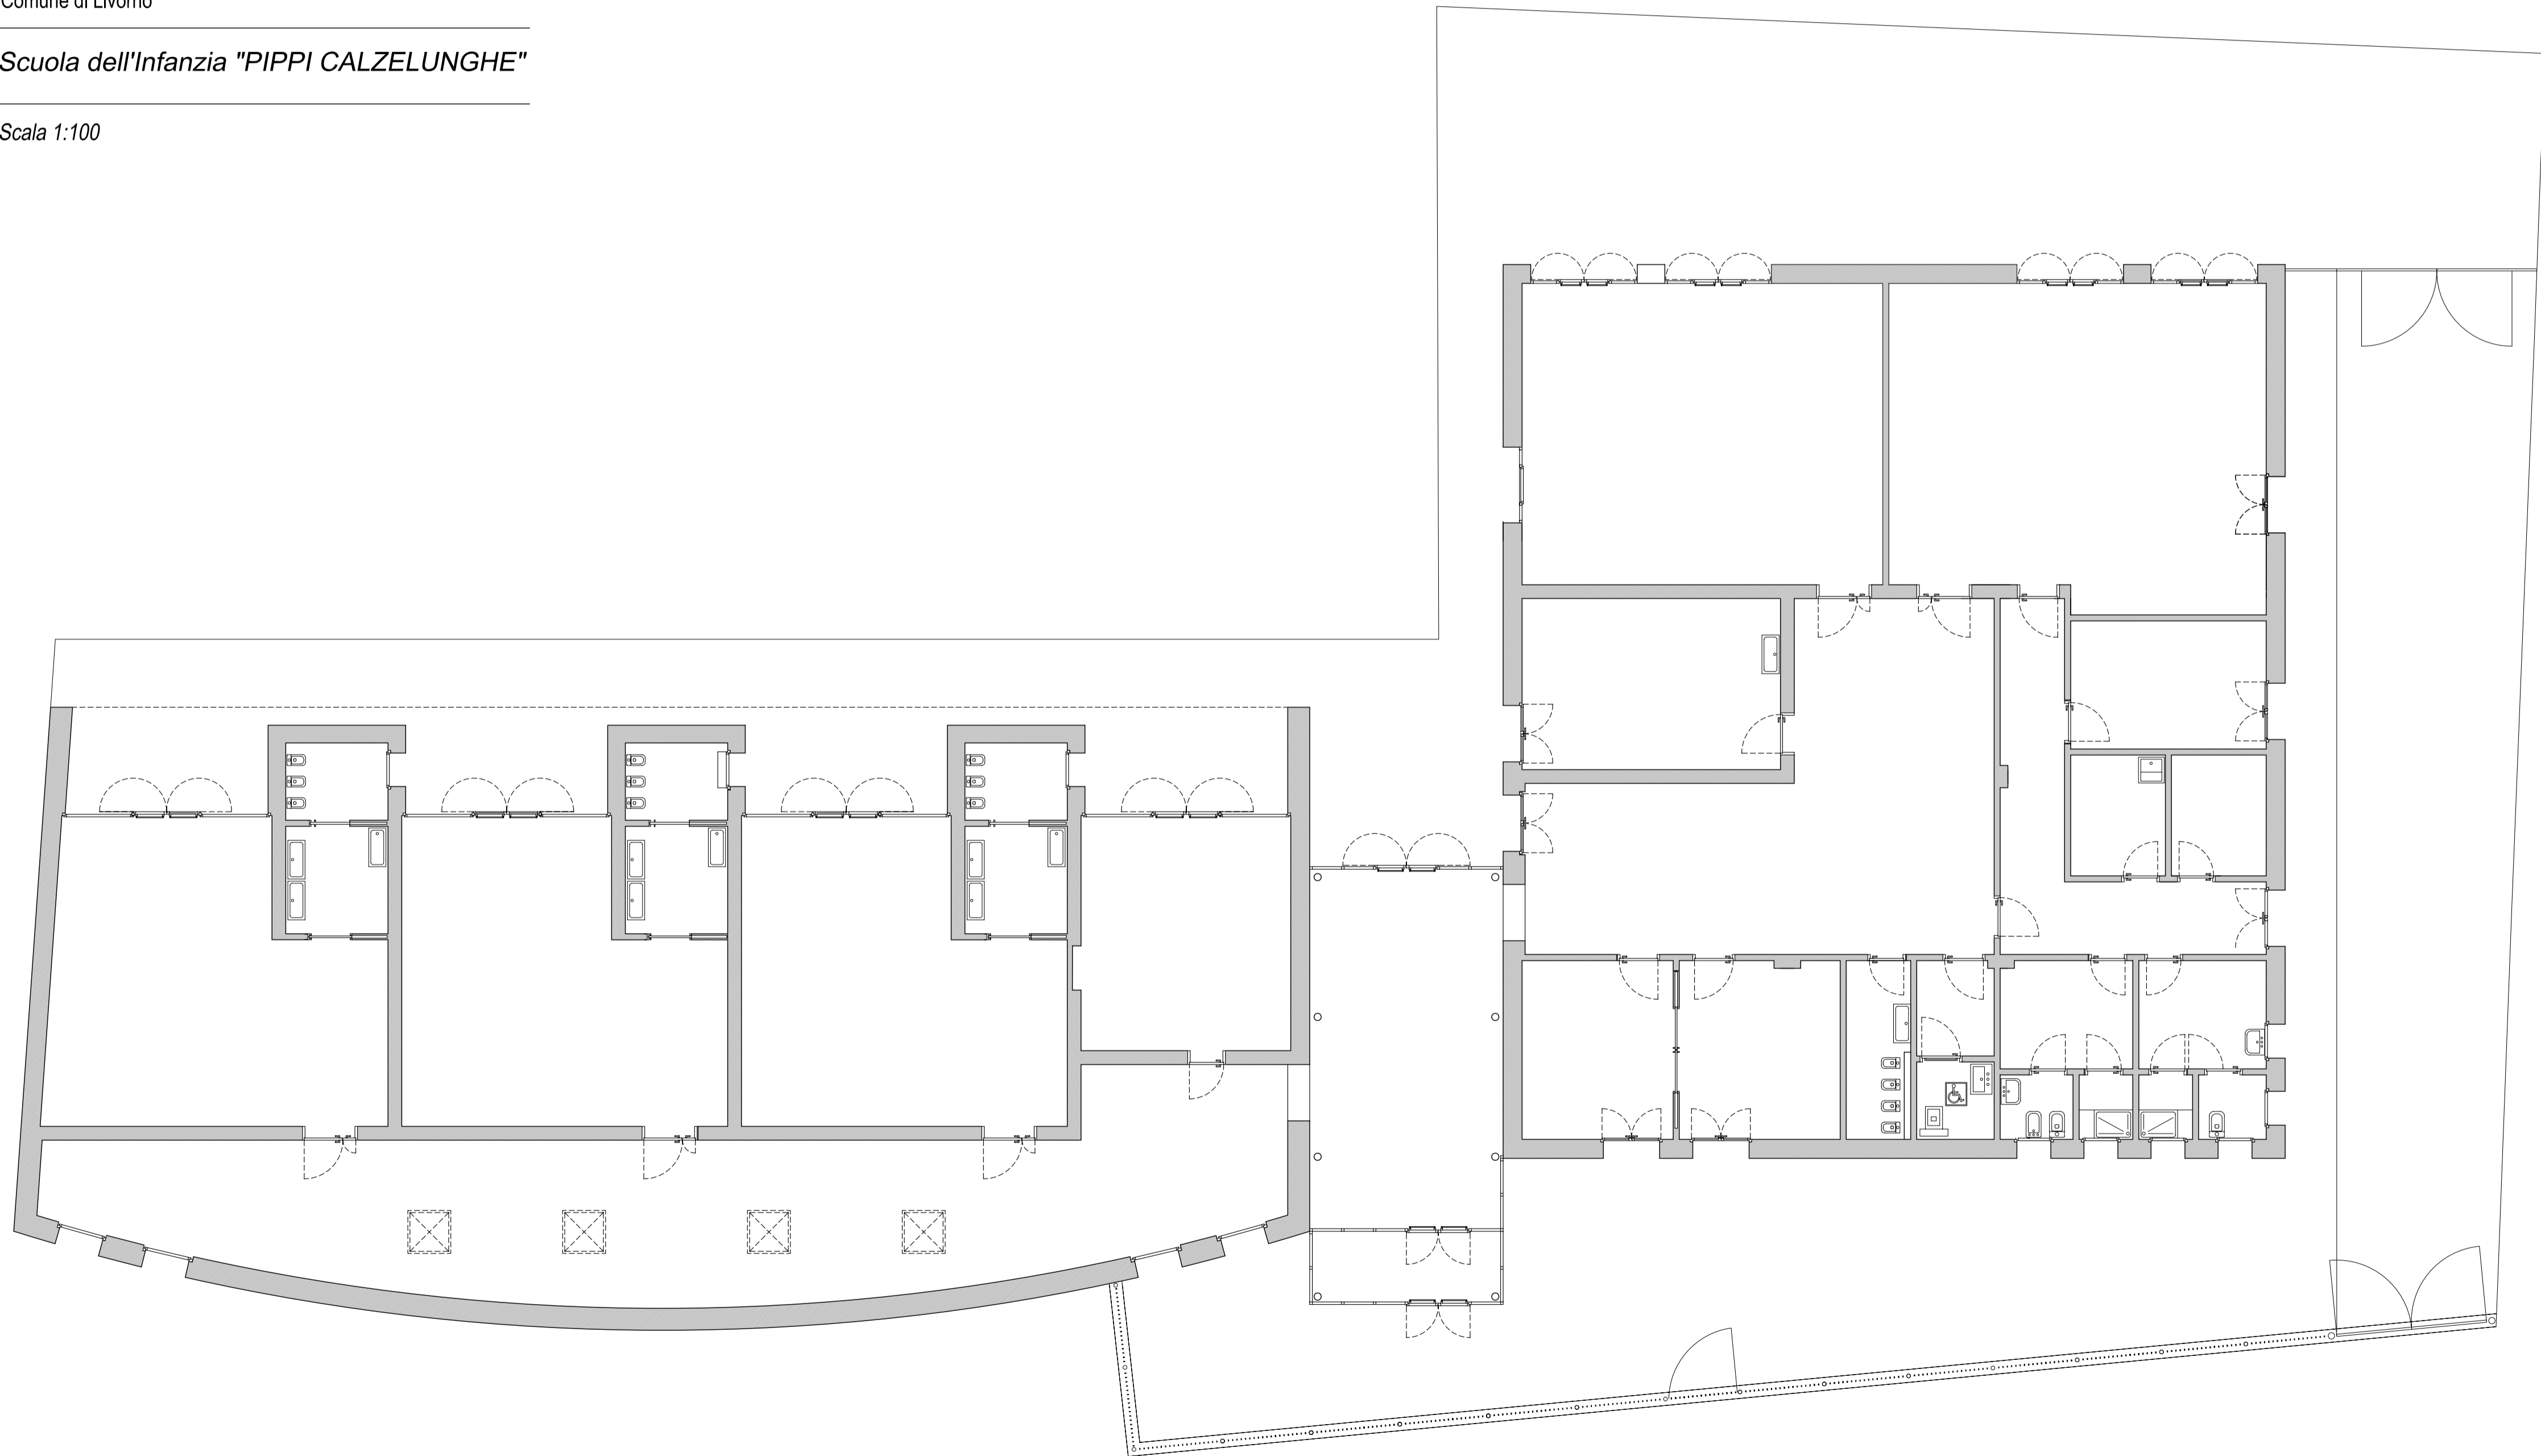

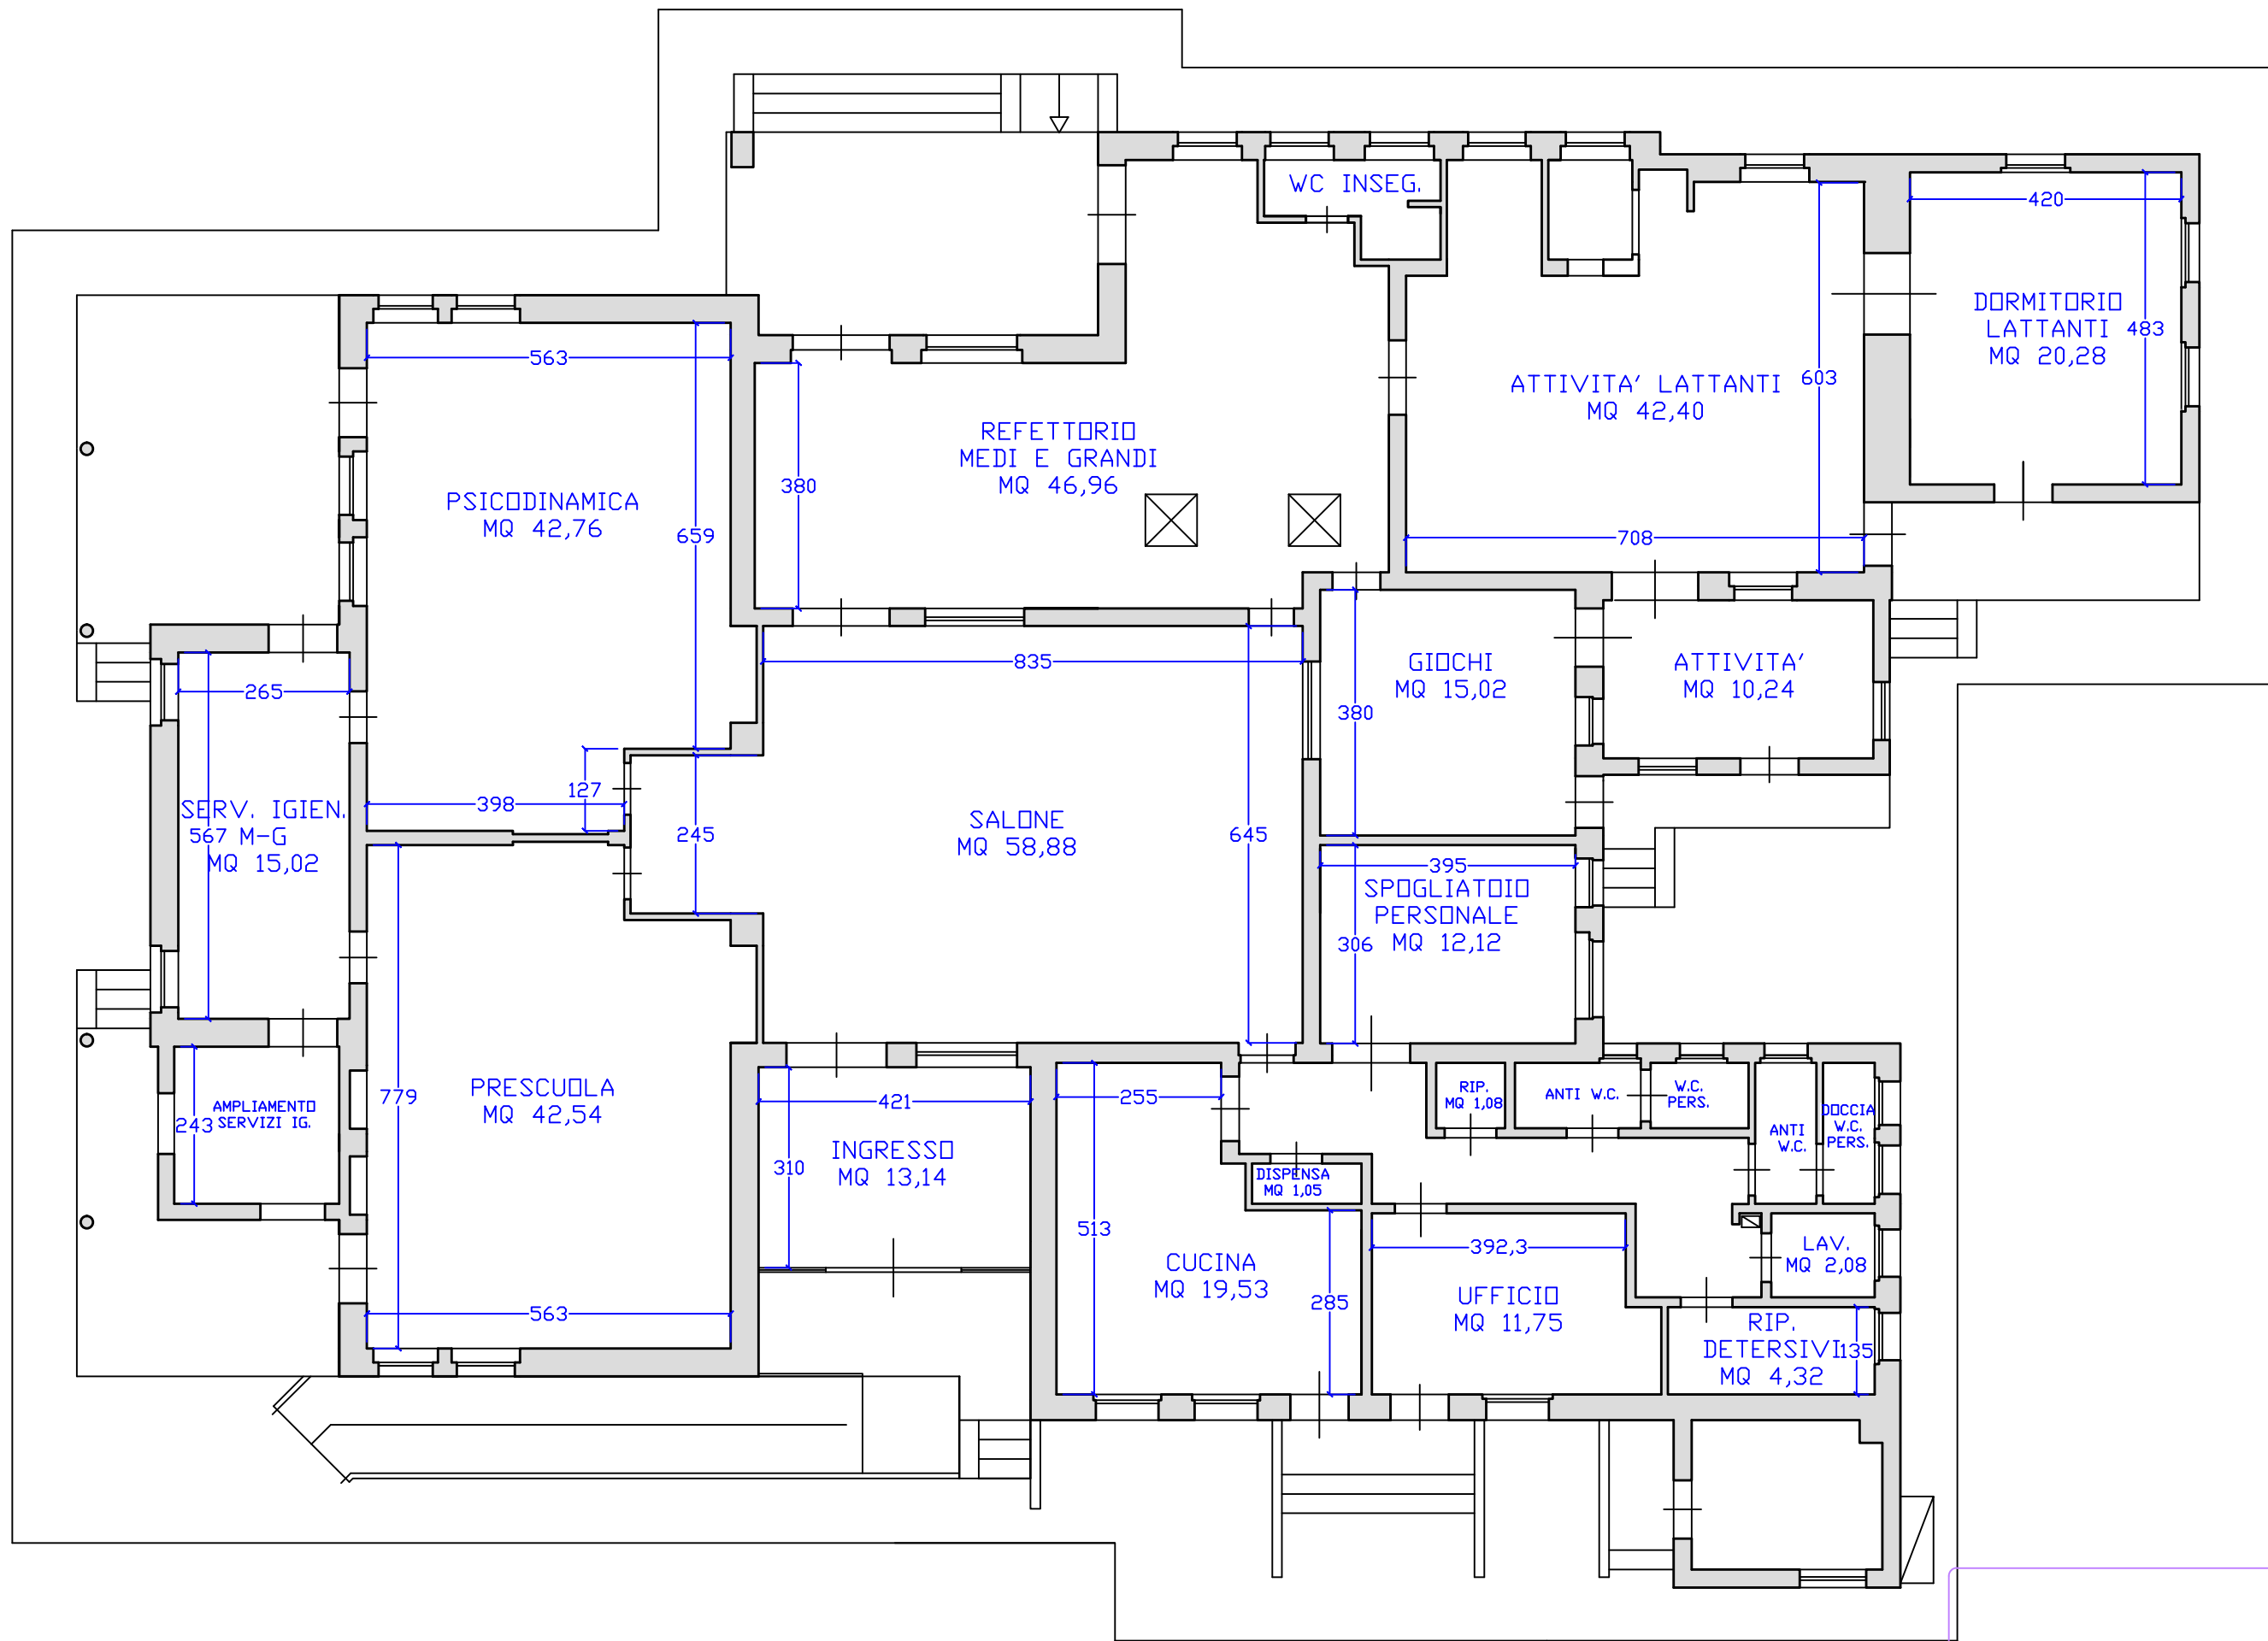

NIDO D'INFANZIA "SALVIANO"  
VIA HAIPHONG



COMUNE DI LIVORNO  
Dipartimento V  
U.O.va Impianti e Manuter

PLANIMETRIA SCALA 1:100



Comune di Livorno

Dipartimento 5 - Lavori Pubblici  
U.O. Manutenzioni e Impianti

SCUOLA PRIMARIA "VILLA CORRIDI" E SCUOLA DELL'INFANZIA "VILLA CORRIDI"  
via di Collinaia snc - LIVORNO  
ISTANZA DI VALUTAZIONE DEL PROGETTO  
(art. 3 del D.P.R. 01/08/2011 n. 151)

Responsabile del Procedimento:  
Arch. Riccardo Maurri  
Progettista, professionista antincendio (n° codice iscrizione M.I. PO 00395100110):  
Ing. Vincenzo Toraldo  
Collaboratori:  
Ing. Dario Galli - Geom Gianni Monacizzo

Oggetto:  
**PIANTA PIANO TERRA**  
destinazione d'uso, impianto antincendio, impianto illuminazione di sicurezza e vie d'esodo

Elaborato  
**TAV 2**  
Scala  
1:100  
REV. 0  
Giugno 2014

Presidi e Impianti Antincendio	Vie d'esodo	Impianto Elettrico d'Emergenza
TUBAZIONE ANTINCENDIO ORIZZONTALE	PERCORSO DI USCITA VERSO L'ALTO	SISTEMA DI CHIAMATA DI SOCCORSO PER WC DISABILI
MONTANTE TUBAZIONE ANTINCENDIO	PERCORSO DI USCITA VERSO IL BASSO	APPARECCHIO DI ILLUMINAZIONE DI EMERGENZA ALIMENTATO DAL SOCCORRITORE
ELETTROPOMPA ANTINCENDIO	PERCORSO DI USCITA ORIZZONTALE	APPARECCHIO DI ILLUMINAZIONE DI EMERGENZA AUTOALIMENTATO
IDRANTE ANTINCENDIO A MURO CON TUBAZIONE FLESSIBILE A LANCIA UNI 45 CON CARTELLO INDICATORE	PUNTO DI INIZIO VIA DI ESODO CONTRASSEGNA DA UNA LETTERA	SOCCORRITORE DI ENERGIA AD ONDA SINUSOIDALE DA 4000 VA A SERVIZIO DELL'EDIFICIO ESISTENTE
ATTACCO ANTINCENDIO ESTERNO SINGOLO PER AUTOPOMPA VV. F. UNI 70 CON CARTELLO INDICATORE	PERCORSO VIA D'ESODO	CENTRALE ALLARME INCENDIO E RILEVAZIONE FUMI
ESTINTORE PORTATILE A POLVERE POLIVALENTE CAPACITA' ESTINGUENTE MINIMA 13A89BC CON CARTELLO INDICATORE E STAFFA DI SOSTEGNO	PERCORSO D'ESODO "A" PIANO SECONDO EDIFICIO ESISTENTE LUNGHEZZA 35 ml	QUADRO IN VETRORESINA CON: -PROTEZIONE E SEZIONAMENTO GENERALE EDIFICIO -PROTEZIONE POMPA ANTINCENDIO
PULS. DI ATTIVAZIONE ALLARME ANTINCENDIO A ROTTURA DI VETRO	PERCORSO D'ESODO "B" PIANO PRIMO EDIFICIO ESISTENTE LUNGHEZZA 30 ml	
PULS. DI INIBIZIONE SOCCORR. IN CONT. A ROTTURA DI VETRO	PERCORSO D'ESODO "C" PIANO TERRA EDIFICIO ESISTENTE LUNGHEZZA 26 ml	
PULS. DI SGANCIO (INT. GEN.) IN CONT. A ROTTURA DI VETRO	PERCORSO D'ESODO "D" PIANO TERRA NUOVA ALA LUNGHEZZA 20 ml	
MICROFONO IMPIANTO GESTIONE EMERGENZA	PERCORSO D'ESODO "E" PIANO PRIMO NUOVA ALA LUNGHEZZA 22 ml	
TARGA OTTICO ACUSTICA PER IMPIANTO ANTINCENDIO	USCITA DI PIANO LARGHEZZA 2 MODULI	
DIFFUSORE ACUSTICO		
RILEVATORE FUMI		
VALVOLA DI INTERCETTAZIONE GAS		
SERBATOIO INTERRATO		

